






PLANTA DE SITUAÇÃO

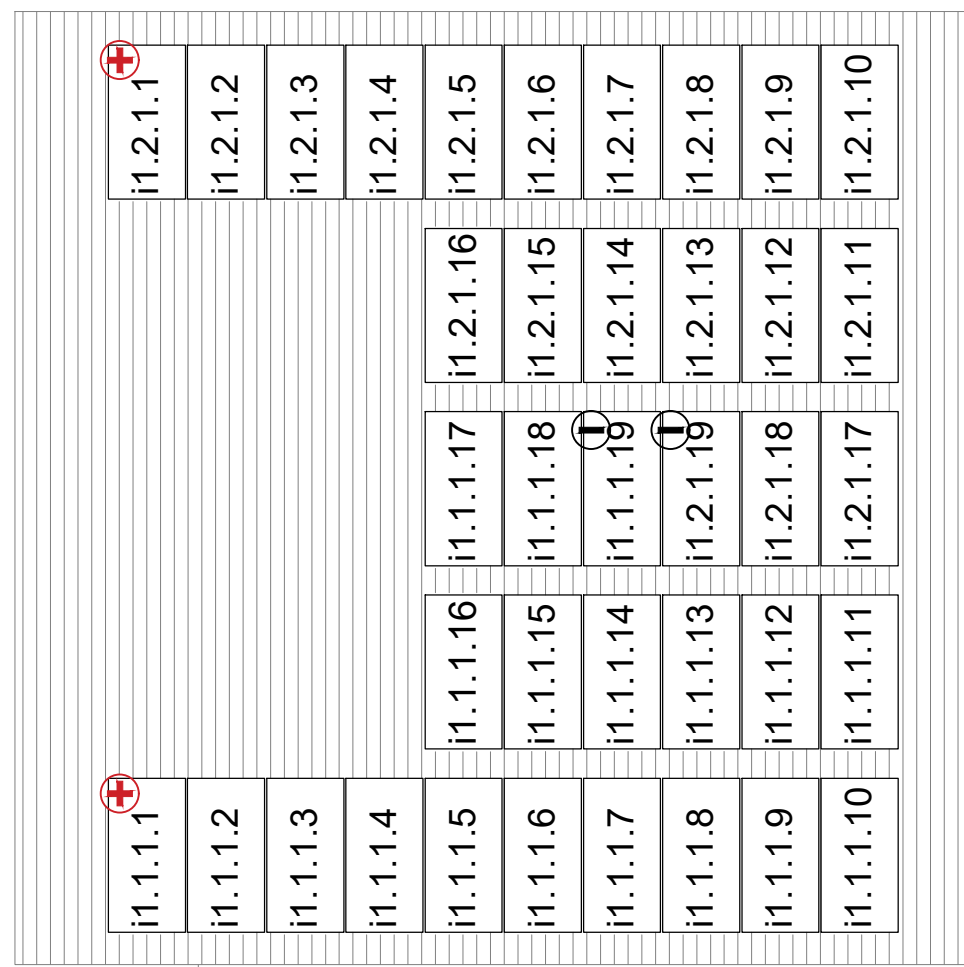


PLANTA DE COBERTURA
ESCALA 1/100

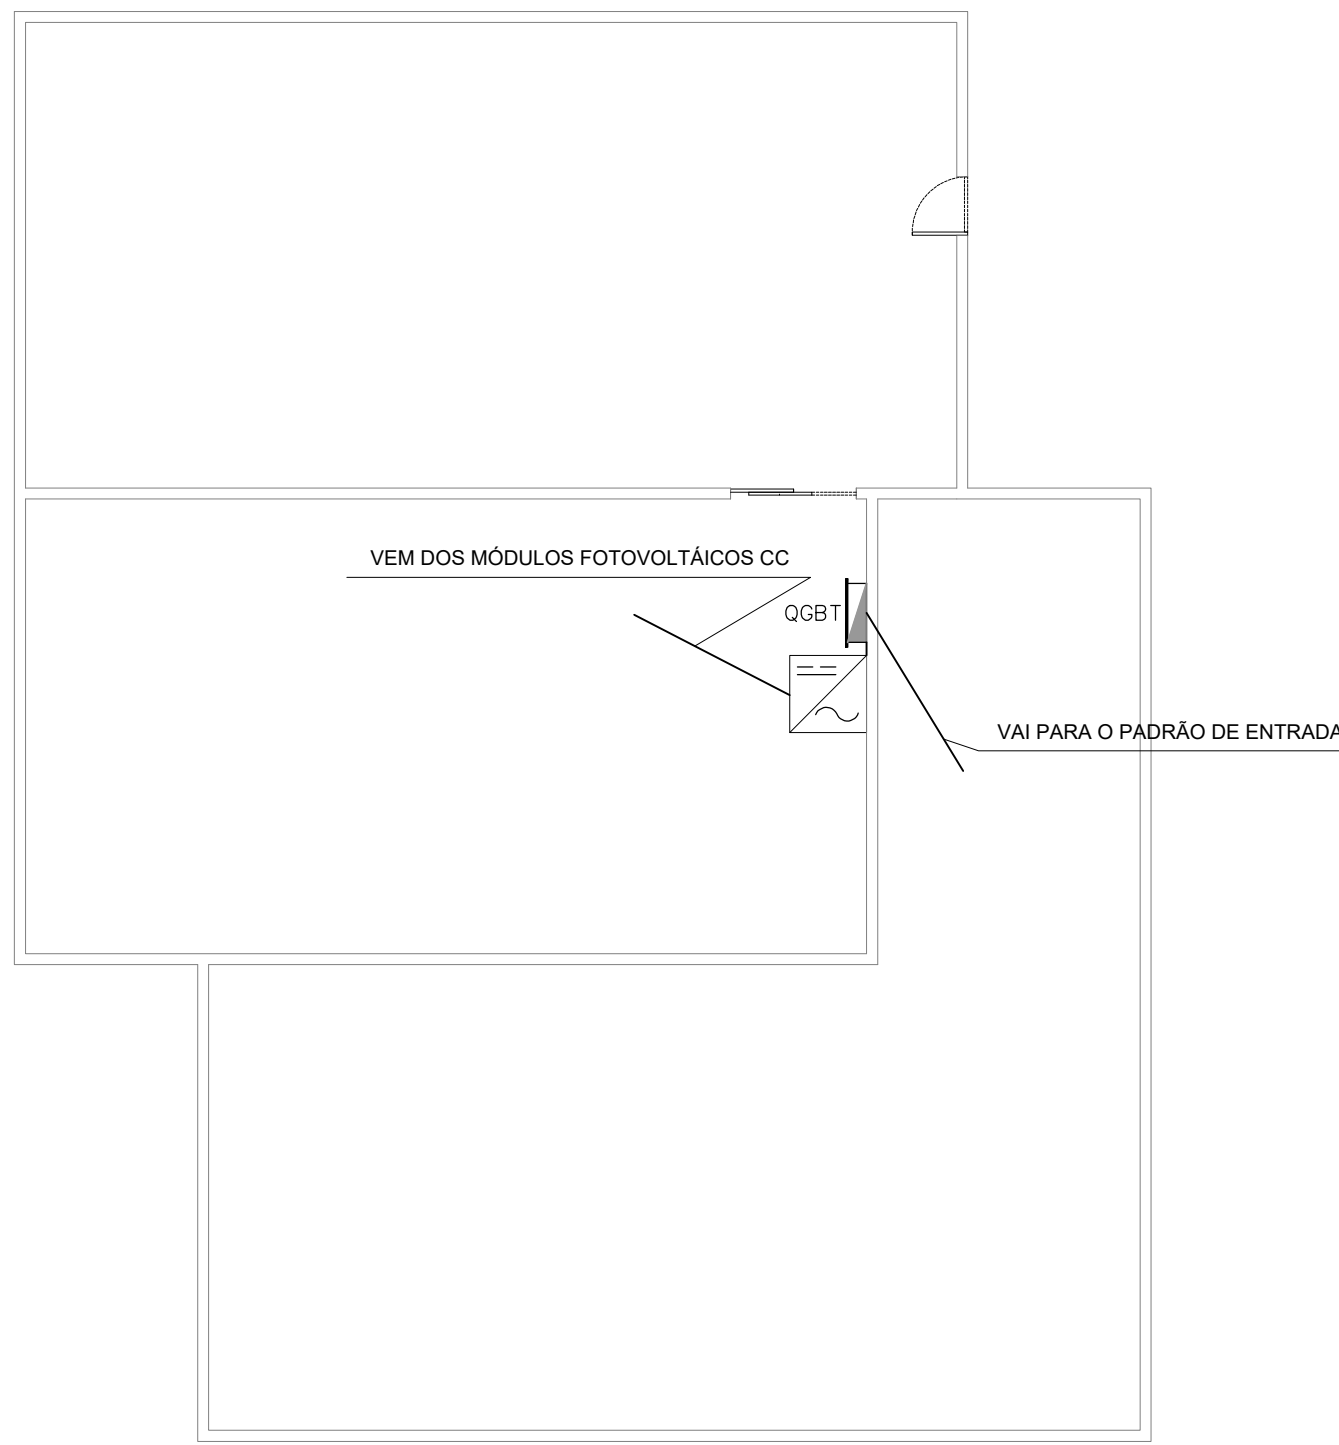


PLANTA BAIXA
ESCALA 1/100

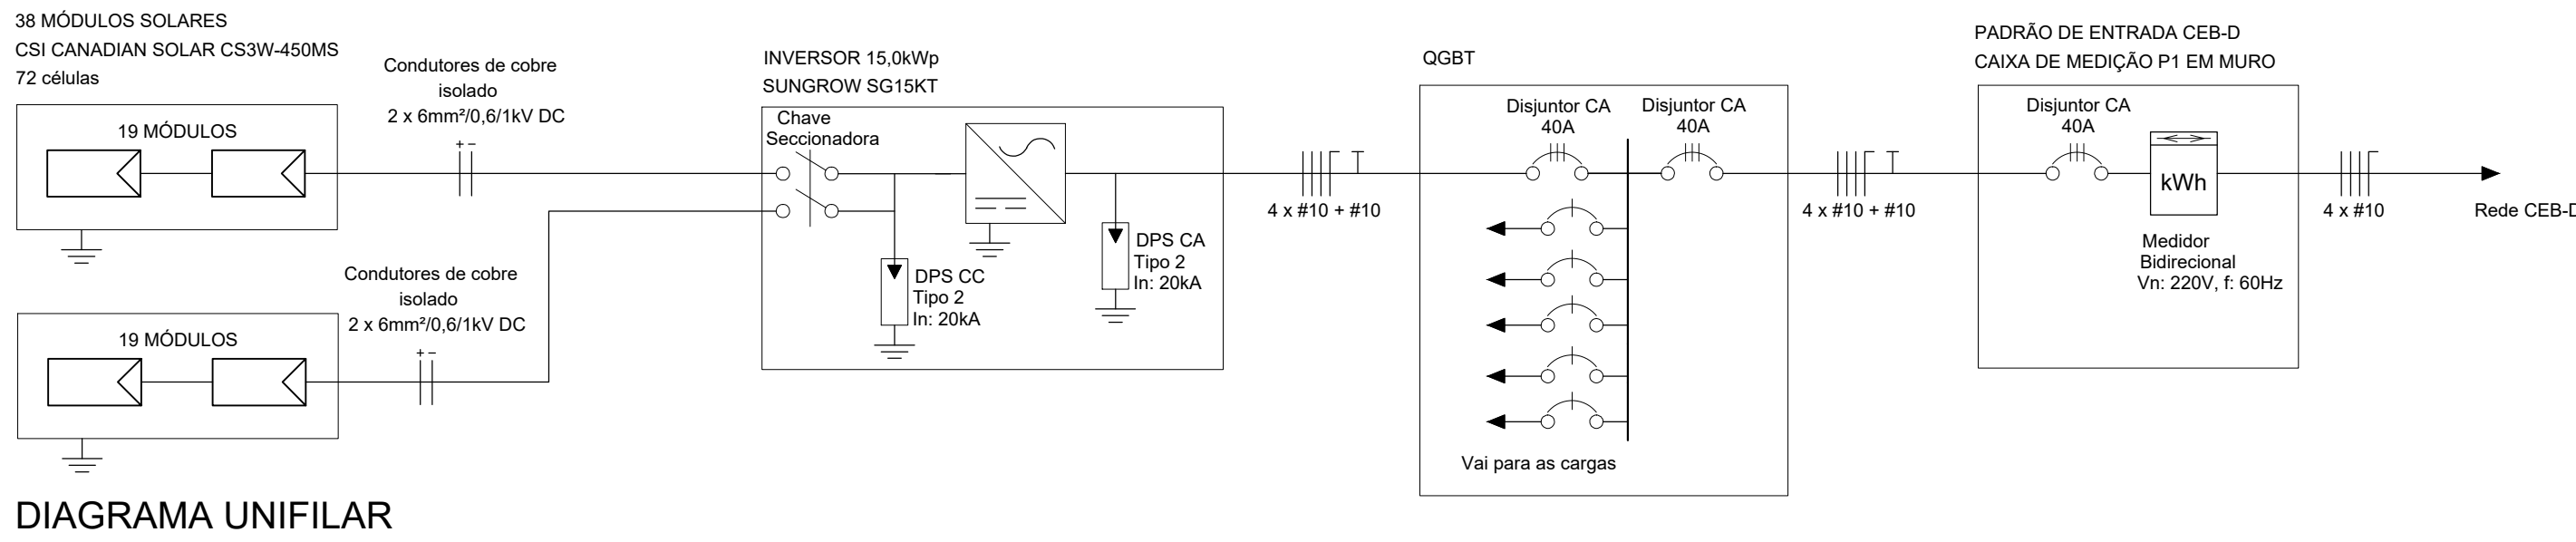

- NOTAS:
- Os inversores serão instalados em local de fácil acesso;
 - Somente injetar energia na rede elétrica após a instalação do medidor bidirecional por parte da CEB-D;
 - O padrão de entrada de energia está em condições técnicas e de conservação próprias para a instalação do medidor de energia;
 - As instalações serão executadas de acordo com a NBR-5410 e 14039 da ABNT;
 - Solicitamos instalar dispositivo de proteção contra sobretensão;
 - Todos os disjuntores serão certificados pelo IMETRO;
 - A aprovação da vistoria pela CEB, referente a obra deste projeto, fica condicionada a apresentação da ART (Anotação de Responsabilidade Técnica) de execução visada no CREA-DF;
 - A placa de advertência deverá ser confeccionada em PVC com espessura mínima de 1mm.

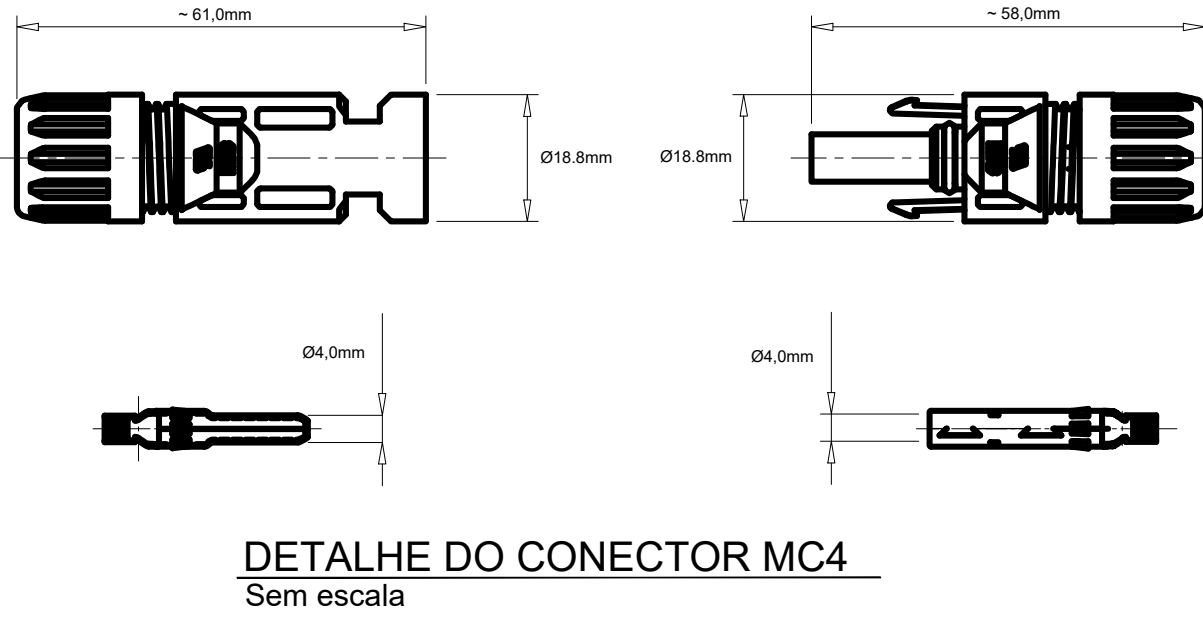

DETALHE DO CONECTOR MC4
Sem escala

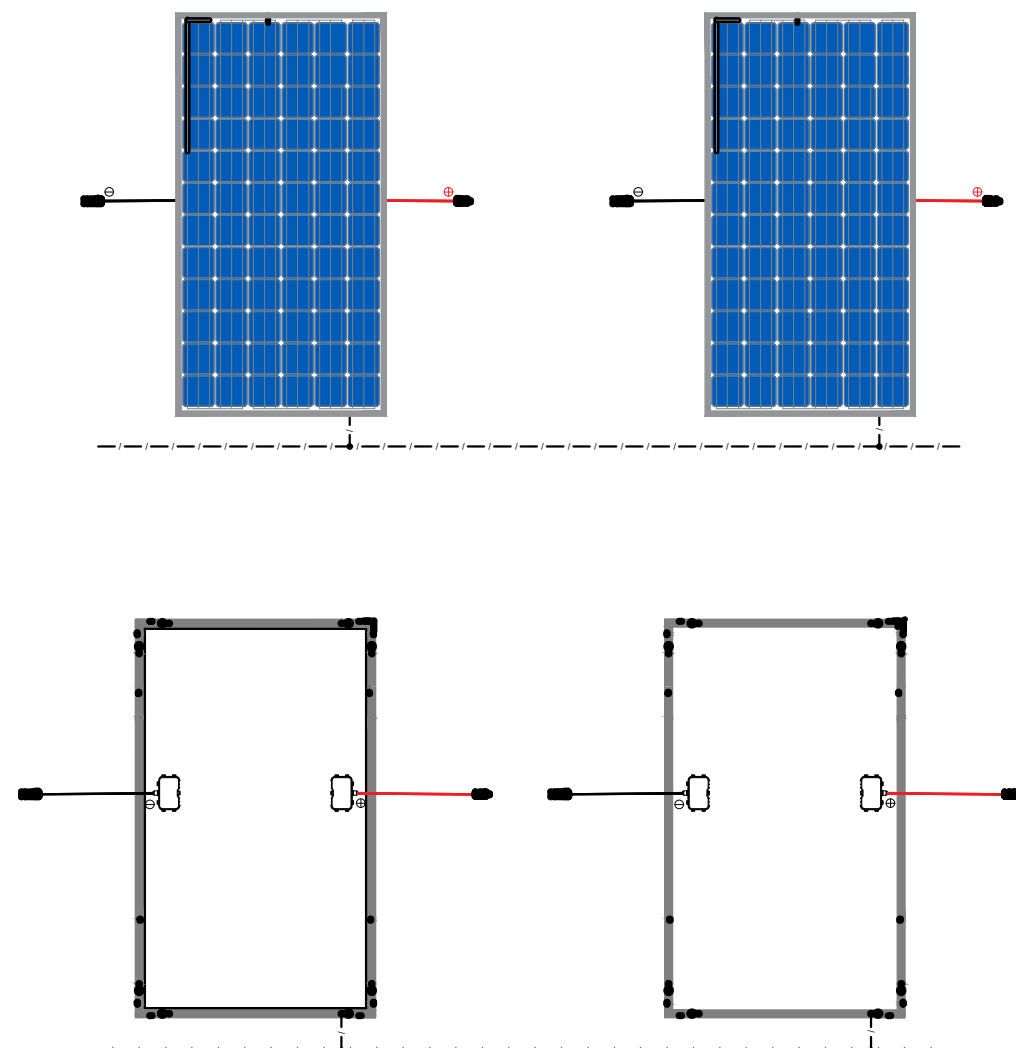

DETALHE DE LIGAÇÃO DOS MÓDULOS FOTOVOLTAICOS
Sem escala

Gerador Fotovoltaico	
Potência Total	17,10 kW
Módulos	CSI CANADIAN SOLAR CS3W-450MS
Potência do Módulo	450 Wp
Número de Módulos	38
Inversor	SUNGROW SG19KT
Potência do Inversor	15,0 kW
Número de Inversores	1

Quadro Resumo	
Carga (kVA)	25,0
Potência instalada (kW)	22,5
Fator de demanda	0,9
Corrente geral (A)	40

LEGENDA

- MÓDULO FOTOVOLTAICO - 335 Wp
- MÓDULO FOTOVOLTAICO - 335 Wp
- INVERSOR
- DISJUNTOR TRIPOLAR
- DISJUNTOR BIPOLAR
- DISJUNTOR MONOPOLAR
- DISPOSITIVO DE PROTEÇÃO CONTRA SURTOS
- FUSÍVEL
- MEDIDOR BIDIRECIONAL
- CONDUTORES: FASE, NEUTRO E PROTEÇÃO
- QUADRO DE DISTRIBUIÇÃO X
- ELETRODUTO
- QUADRO DE PROTEÇÃO CC



ENDEREÇO: SAUS Oct. 3, Bl. C, Lt. 203, nº 1102, 11º Andar
Ed. Business Point, CEP 70070-934
Asa Sul - Brasília - DF
TEL: +55 61 3224-5385
EMAIL: contato@stpgreen.com.br
www.stpgreen.com.br

ENDEREÇO:	SHIS QI 30 Mdo Guarita Ermida Dom Bosco		
SETOR / CIDADE:	LAGO SUL / DF		
PROPRIETÁRIO:	INSTITUTO DO MEIO AMBIENTE E DOS RECURSOS HÍDRICOS		
AUTOR DO PROJETO:	DANILO FERREIRA SANTOS		
RESP. TÉCNICO:	DANILO FERREIRA SANTOS		
LATITUDE:	-15.797774	LONGITUDE:	-47.809114
PROPRIETÁRIO			
AUTOR DO PROJETO	CREA: 23.245/D-DF		
RESP. TÉCNICO	CREA: 23.245/D-DF		
CEB Distribuição S/A Gerência de Projetos e Vistoria - GRPV	VISTORIADO E APROVADO POR:		
CPF: Nº	USF: Nº	DATA	
PLACAR:	APROVADO POR:		
Qtd. Pol. kW			
Qtd. Inversores			
Qtd. Pol. kW			
O acessante deve solicitar a vistoria à distribuidora acessada em até 120 (cento e vinte) dias após a emissão do parecer de acesso. A inobservância do prazo estabelecido acima implica na perda das condições de conexão estabelecidas no parecer de acesso, exceto se um novo prazo for pactuado entre as partes.			
PROJETO BÁSICO DE GERAÇÃO DISTRIBUÍDA			IP: 10000000
DIAGRAMA UNIFILAR, PLANTA DE SITUAÇÃO, PLANTA BAIXA, VISTA SUPERIOR			FOLHA
			1/1
DES: ANDRÉ CERQUEIRA	DATA: 18/JULHO/21	ESCALA: 1/ ESCALA	