





PLANTA DE SITUAÇÃO

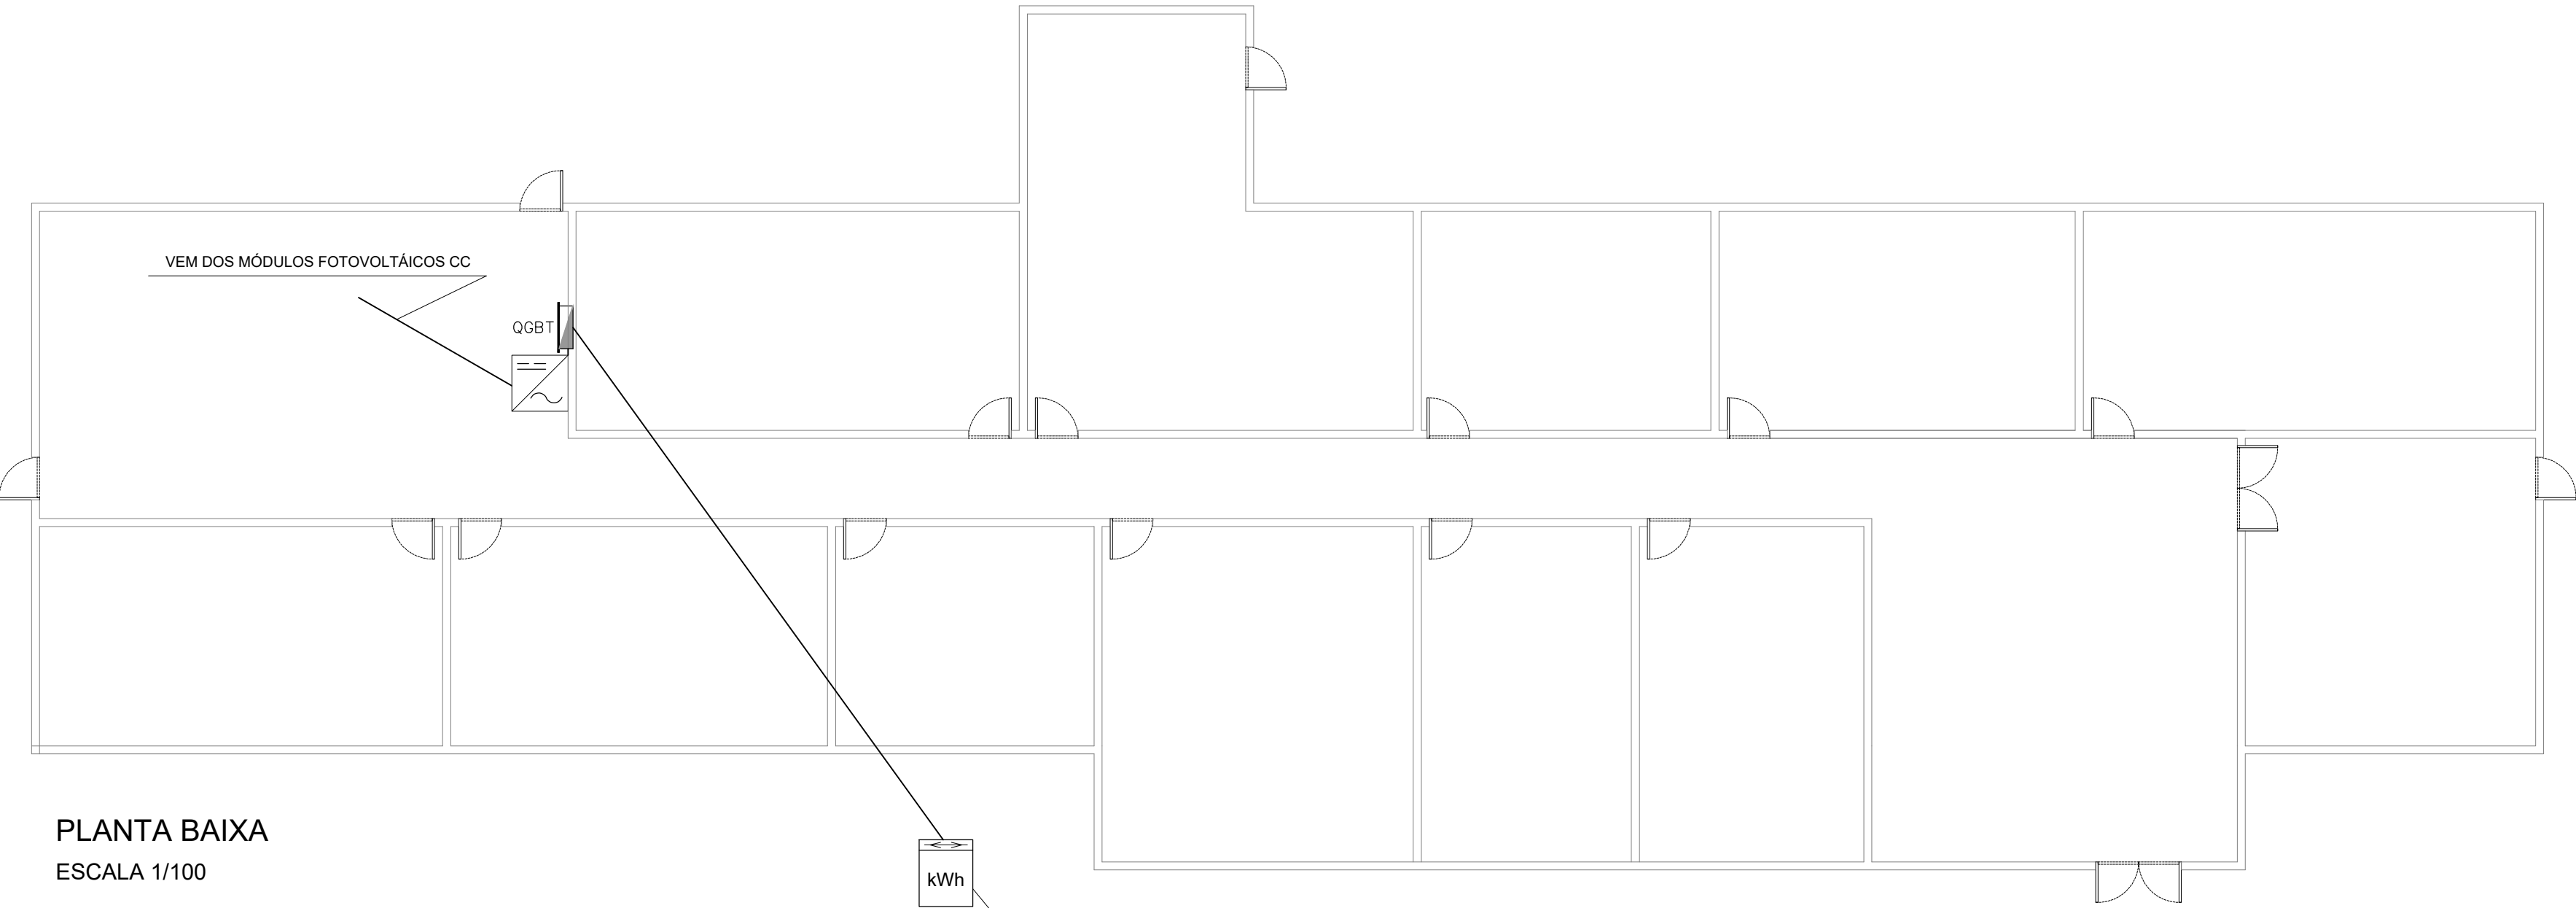

PLANTA BAIXA
ESCALA 1/100

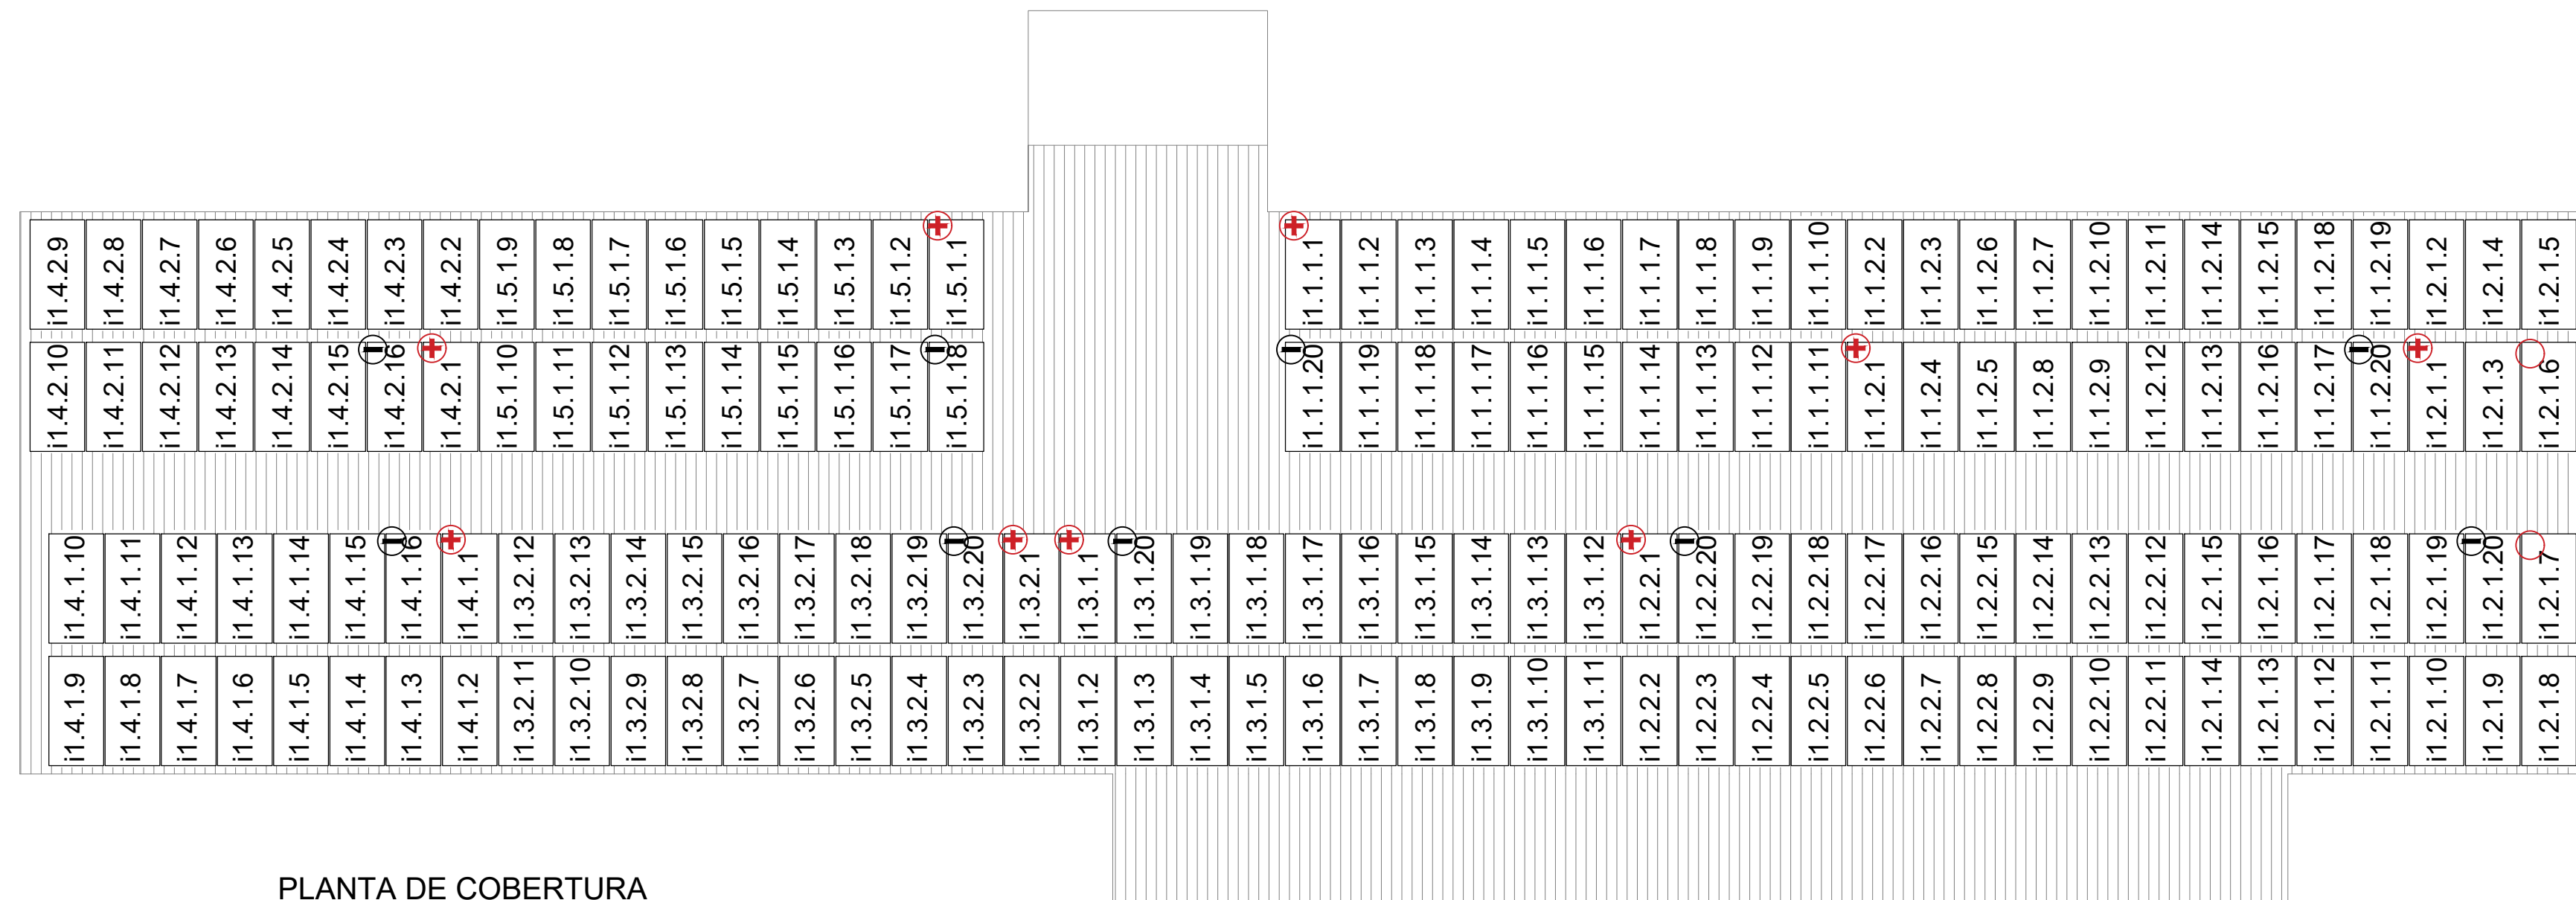

PLANTA DE COBERTURA
ESCALA 1/100



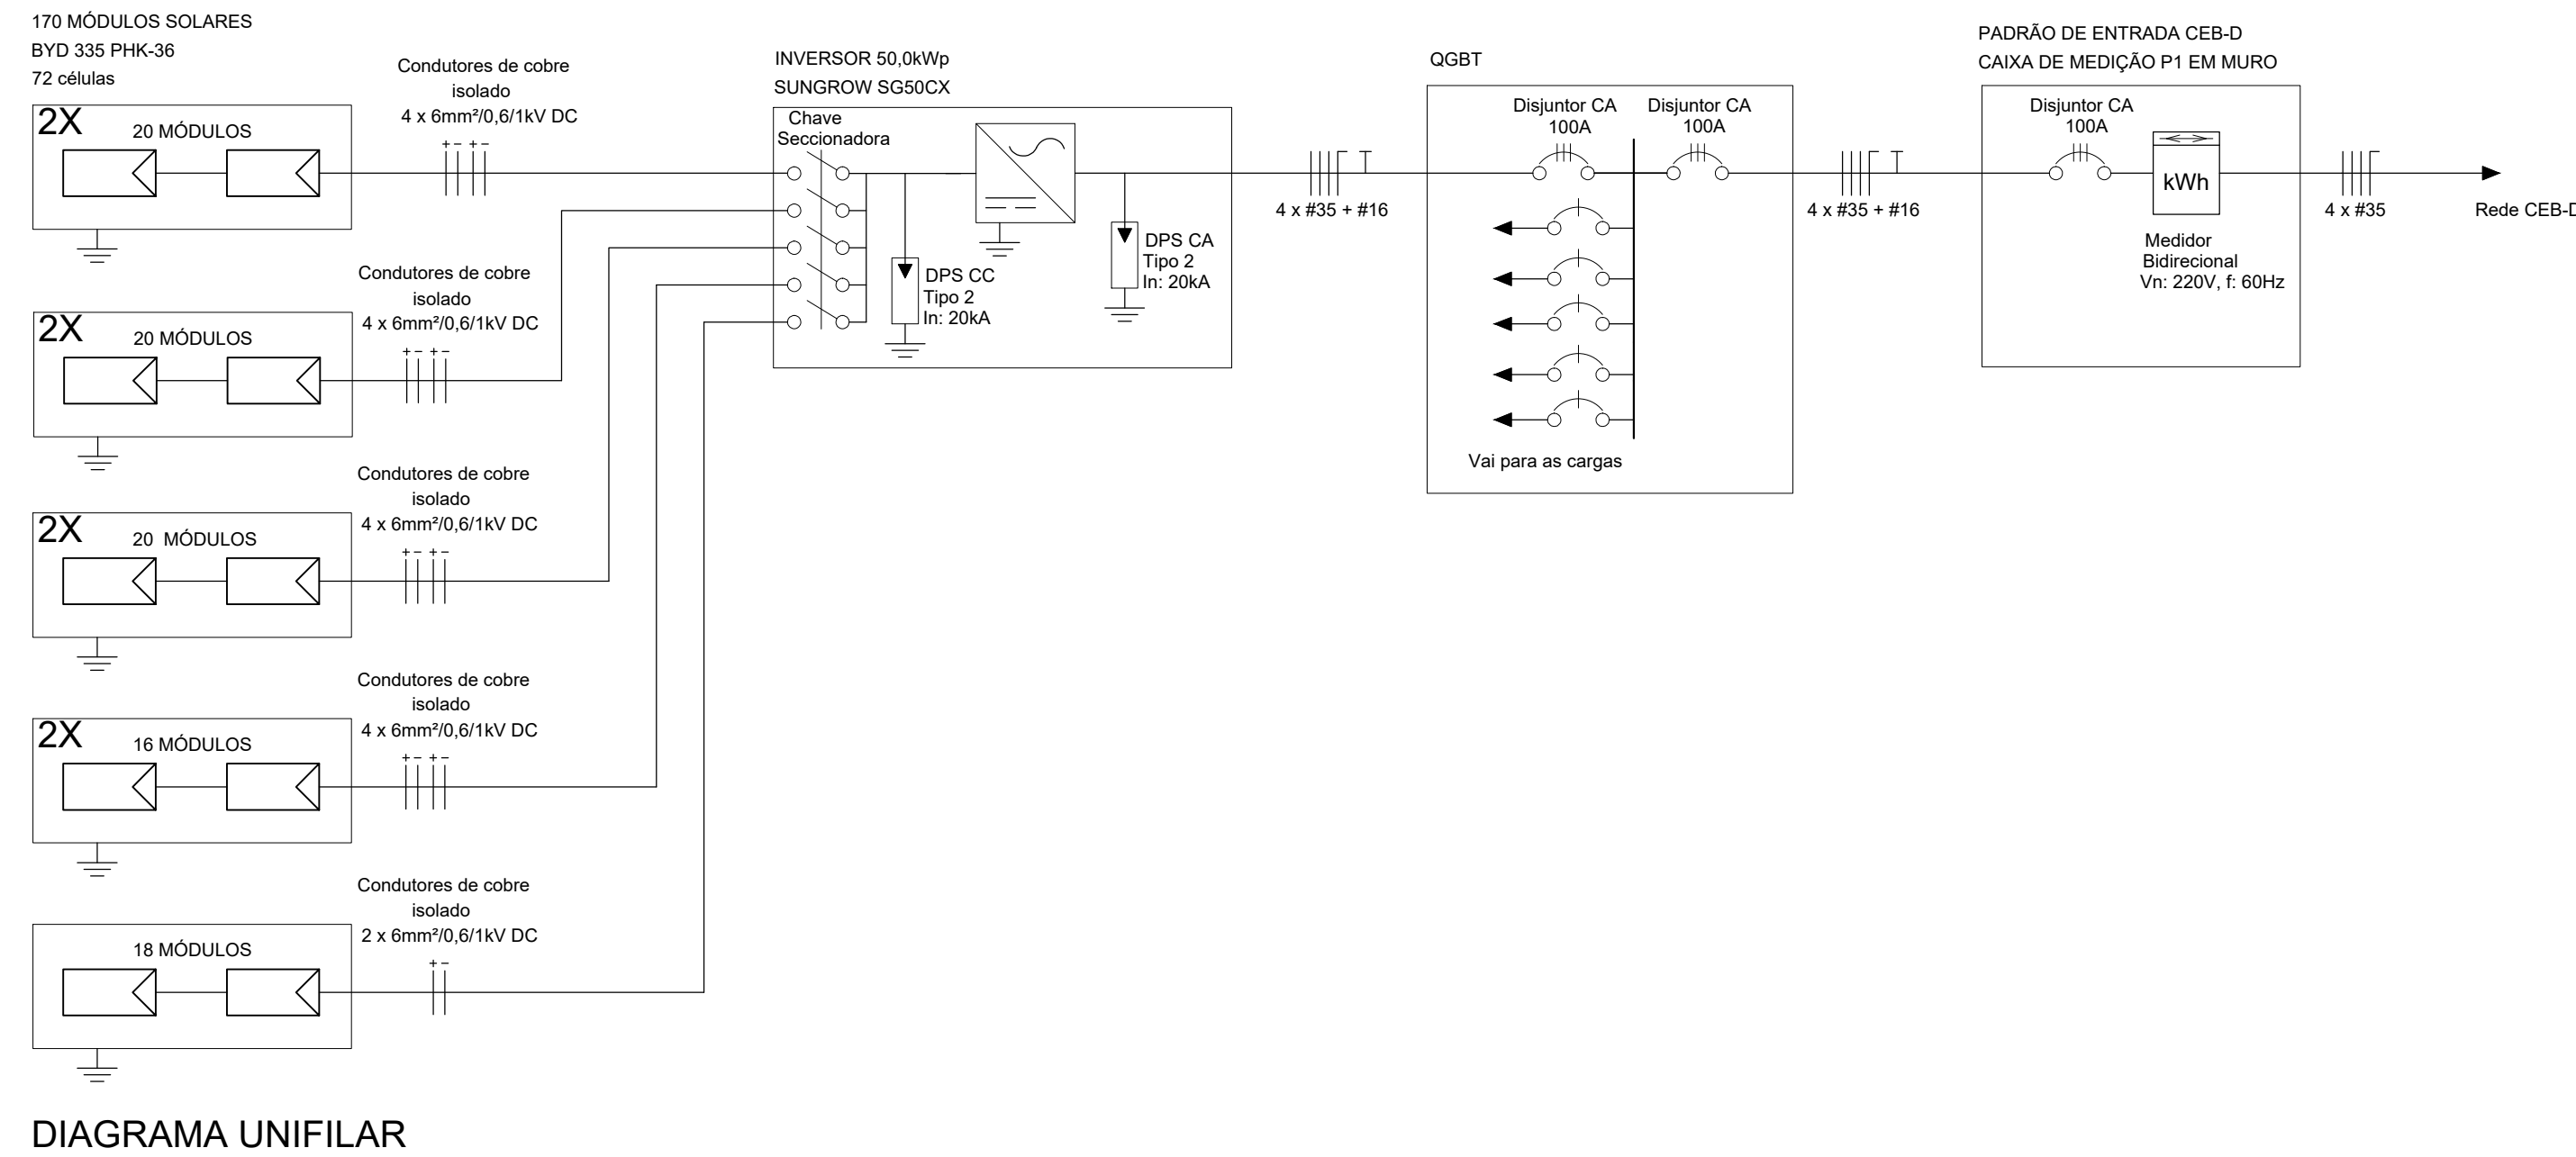


DIAGRAMA UNIFILAR


- NOTAS:**
- Os inversores serão instalados em local de fácil acesso;
 - Somente injeta energia na rede elétrica após a instalação do medidor bidirecional por parte da CEB-D;
 - O padrão de entrada de energia está em condições técnicas e de conservação próprias para a instalação do medidor de energia;
 - As instalações serão executadas de acordo com a NBR-5410 e 14039 da ABNT;
 - Solicitemos instalar dispositivo de proteção contra sobretensão;
 - Todos os disjuntores serão certificados pelo IMETRO;
 - A aprovação da vistoria pela CEB, referente à obra deste projeto, fica condicionada à apresentação da ART (Anotação de Responsabilidade Técnica) de execução visada no CREA-DF;
 - A placa de advertência deverá ser confeccionada em PVC com espessura mínima de 1mm.

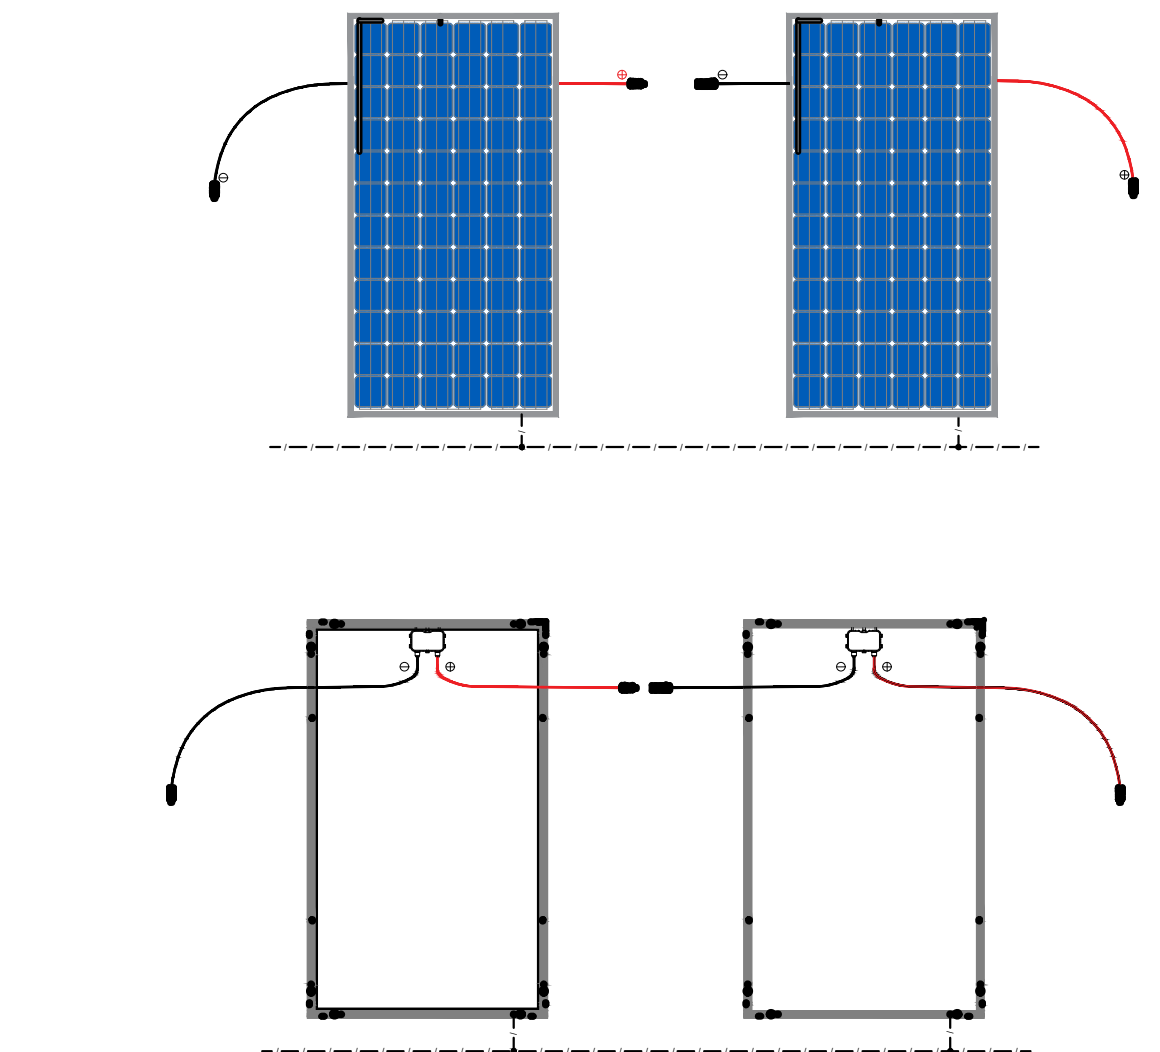

DETALHE DE LIGAÇÃO DOS MÓDULOS FOTOVOLTAICOS
Sem escala

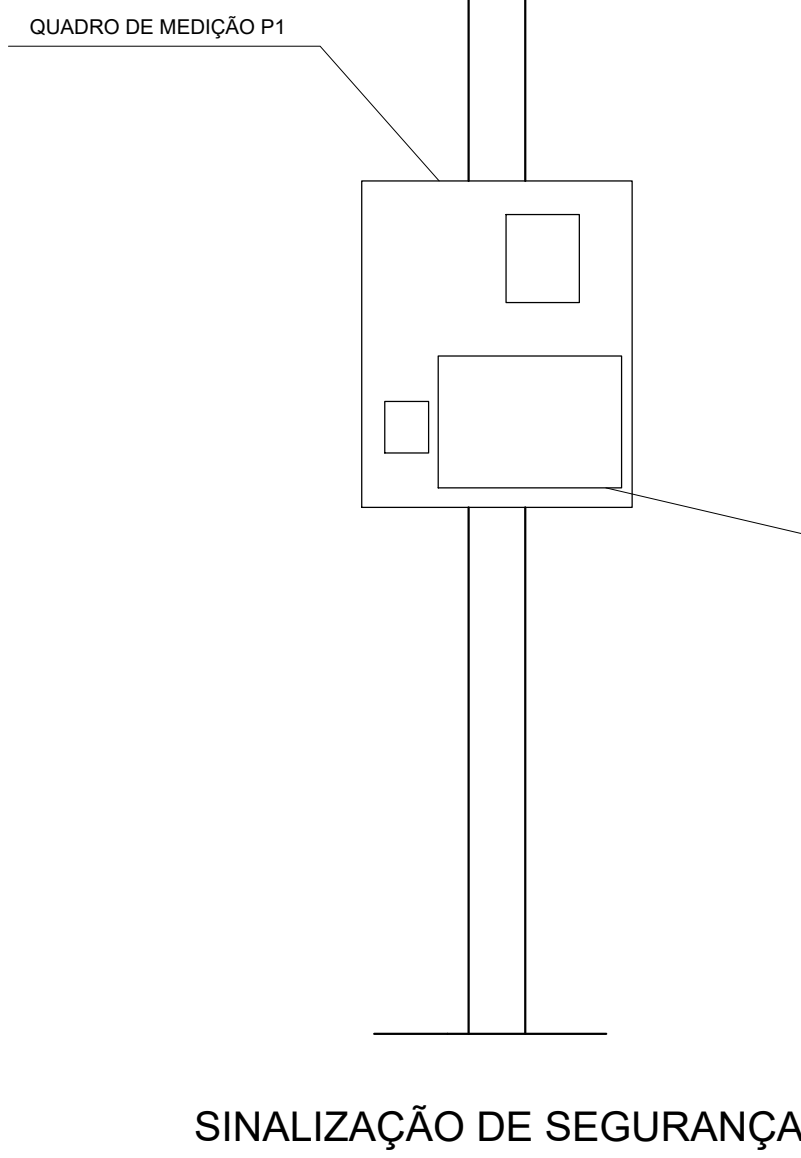

DETALHE PLACA DE ADVERTÊNCIA
S/ ESCALA

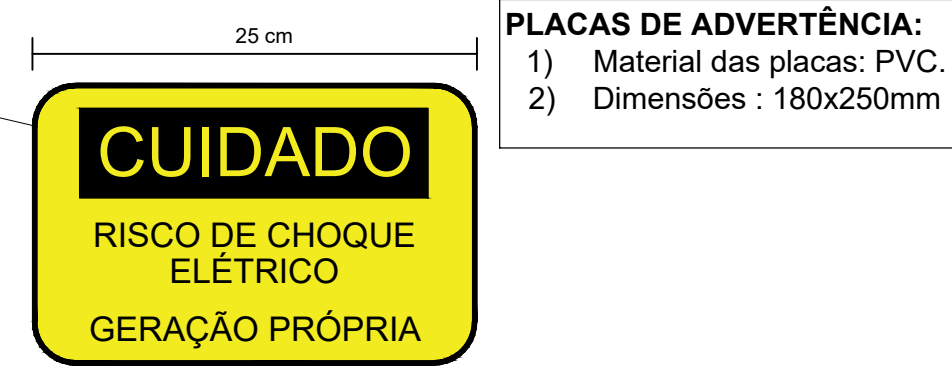

Gerador Fotovoltaico	
Potência Total	56,96 kW
Módulos	BYD 335 PHK-36
Potência do Módulo	335 Wp
Número de Módulos	170
Inversor	SUNGROW SG50CX
Potência do Inversor	50,0 kW
Número de Inversores	1

Quadro Resumo	
Carga (kVA)	59,0
Potência instalada (kW)	53,1
Fator de demanda	0,9
Corrente geral (A)	100

LEGENDA

- MÓDULO FOTOVOLTAICO - 335 Wp
- MÓDULO FOTOVOLTAICO - 335 Wp
- INVERSOR
- DISJUNTOR TRIPOLAR
- DISJUNTOR BIPOLAR
- DISJUNTOR MONOPOLAR
- DISPOSITIVO DE PROTEÇÃO CONTRA SURTOS
- FUSÍVEL
- MEDIDOR BIDIRECIONAL
- CONDUTORES: FASE, NEUTRO E PROTEÇÃO
- QUADRO DE DISTRIBUIÇÃO X
- ELETRODUTO
- QUADRO DE PROTEÇÃO CC

		ENDEREÇO: SAUS Oct. 3, Bl. C, Lt. 203, nº 1102, 11º Andar Ed. Business Point, CEP 70070-934 Asa Sul - Brasília - DF TEL: +55 61 3224-6385 EMAIL: contato@stpgreen.com.br www.stpgreen.com.br	
ENDEREÇO: Setor F Norte PQ Cortado Hospital Veterinário			
SETOR / CIDADE: TAGUATINGA NORTE / DF			
PROPRIETÁRIO: Andryvea - SP ASS MAC Clínicos Veterinários de Pequenos Animais			
AUTOR DO PROJETO: DANILO FERREIRA SANTOS			
RESP. TÉCNICO: DANILO FERREIRA SANTOS			
LATITUDE: -15.816079		LONGITUDE: -48.072977	
PROPRIETÁRIO		VISTORADO E APROVADO POR:	
AUTOR DO PROJETO		CREA: 23.245/D-DF	
RESP. TÉCNICO		CREA: 23.245/D-DF	
CEB Distribuição S/A Gerência de Projetos e Vistoria - GRPV		VISTORADO E APROVADO POR:	
CP: Nº		DATA	
Pelo: Pol. KW		Pelo: Pol. KW	
Pelo: Pol. KW		Pelo: Pol. KW	
O acessante deve solicitar a vistoria à distribuidora acessada em até 120 (cento e vinte) dias após a emissão do parecer de acesso. A inobservância do prazo estabelecido acima implica na perda das condições de conexão estabelecidas no parecer de acesso, exceto se um novo prazo for pactuado entre as partes.			
PROJETO BÁSICO DE GERAÇÃO DISTRIBUÍDA		FOLHA	
DIAGRAMA UNIFILAR, PLANTA DE SITUAÇÃO, PLANTA BAIXA, VISTA SUPERIOR		1/1	
DES: ANDRÉ CERQUEIRA	DATA: 18/07/2021	ESCALA: S/ ESCALA	